


# MAPA DO CELÓW PROJEKTOWYCH

Objekt: Ropczyce  
Jednostka Ewidencyjna: 181503\_4 Ropczyce  
Obręb: 0001 Ropczyce  
Arkusz: 7.126.26.18.2.4; 18.2.3; 18.2.1  
Skala: 1:500  
Oznaczenie koncepcyjnej zgłoszonej pracy geodezyjnej  
WG-WG0.6640.97.2014

Układ poziomy 2000  
Układ wysokościowy Kruskal 95  
Maksymalna różnica w opracowaniu numerycznego  
Mapy składowej w znanym adresie  
Wg stanu na dzień: 15.02.2014 r.  
Nie budoj szkieletu punktowy  
Projektowany budynek powinien znajdować się  
w odległości większej niż 4 m od granicy

SZKIC ORIENTACJI SKALA 1:10 000

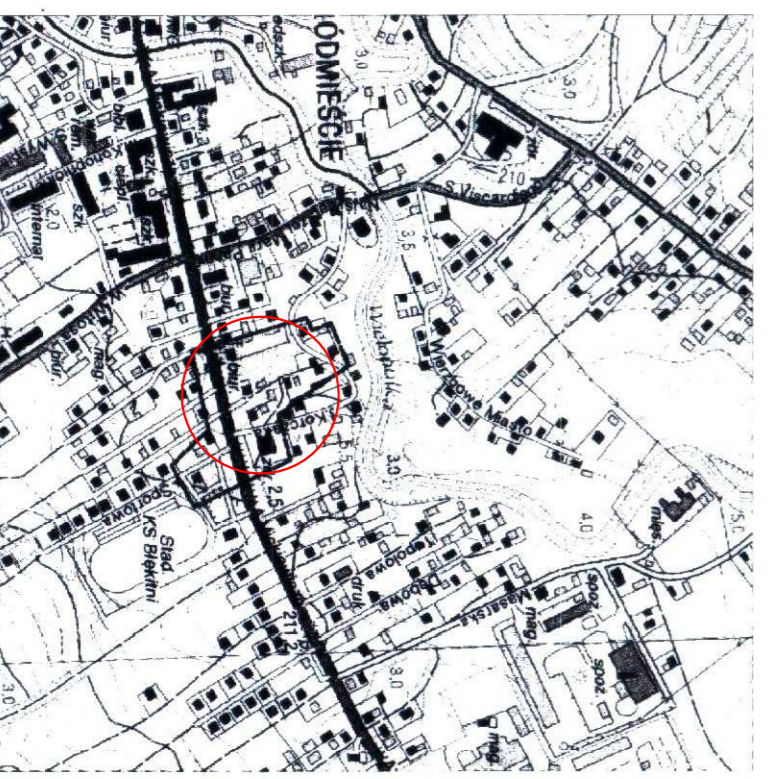

**Expres** Andrzej Pylak  
39-124 Jankowice 50  
tel 789-077-739  
www.expres.pl  
MKS 14-10-00-0000, MKS 14-10-00-0000

GRÓDZIEŃ A. UTRAWIONY  
mgr inż. Bogusław Gudań  
NIP 780-000-0000  
MK 24 Tarnobrzeg 53


Wykon.: 24.02.2014 r.

## STAROSTWO POWIATOWE

W ROPCZYCACH  
W ROPCZYCACH  
Sprawdzono z materiałem ZLDP w Ropczycach  
Wniosek projektowy, ugodowość i bieżące  
Ropczyce dnia: 25.03.2014. **Mgr inż. Andrzej Pylak**

mgr inż. Andrzej Pylak

mgr inż. Andrzej Pylak

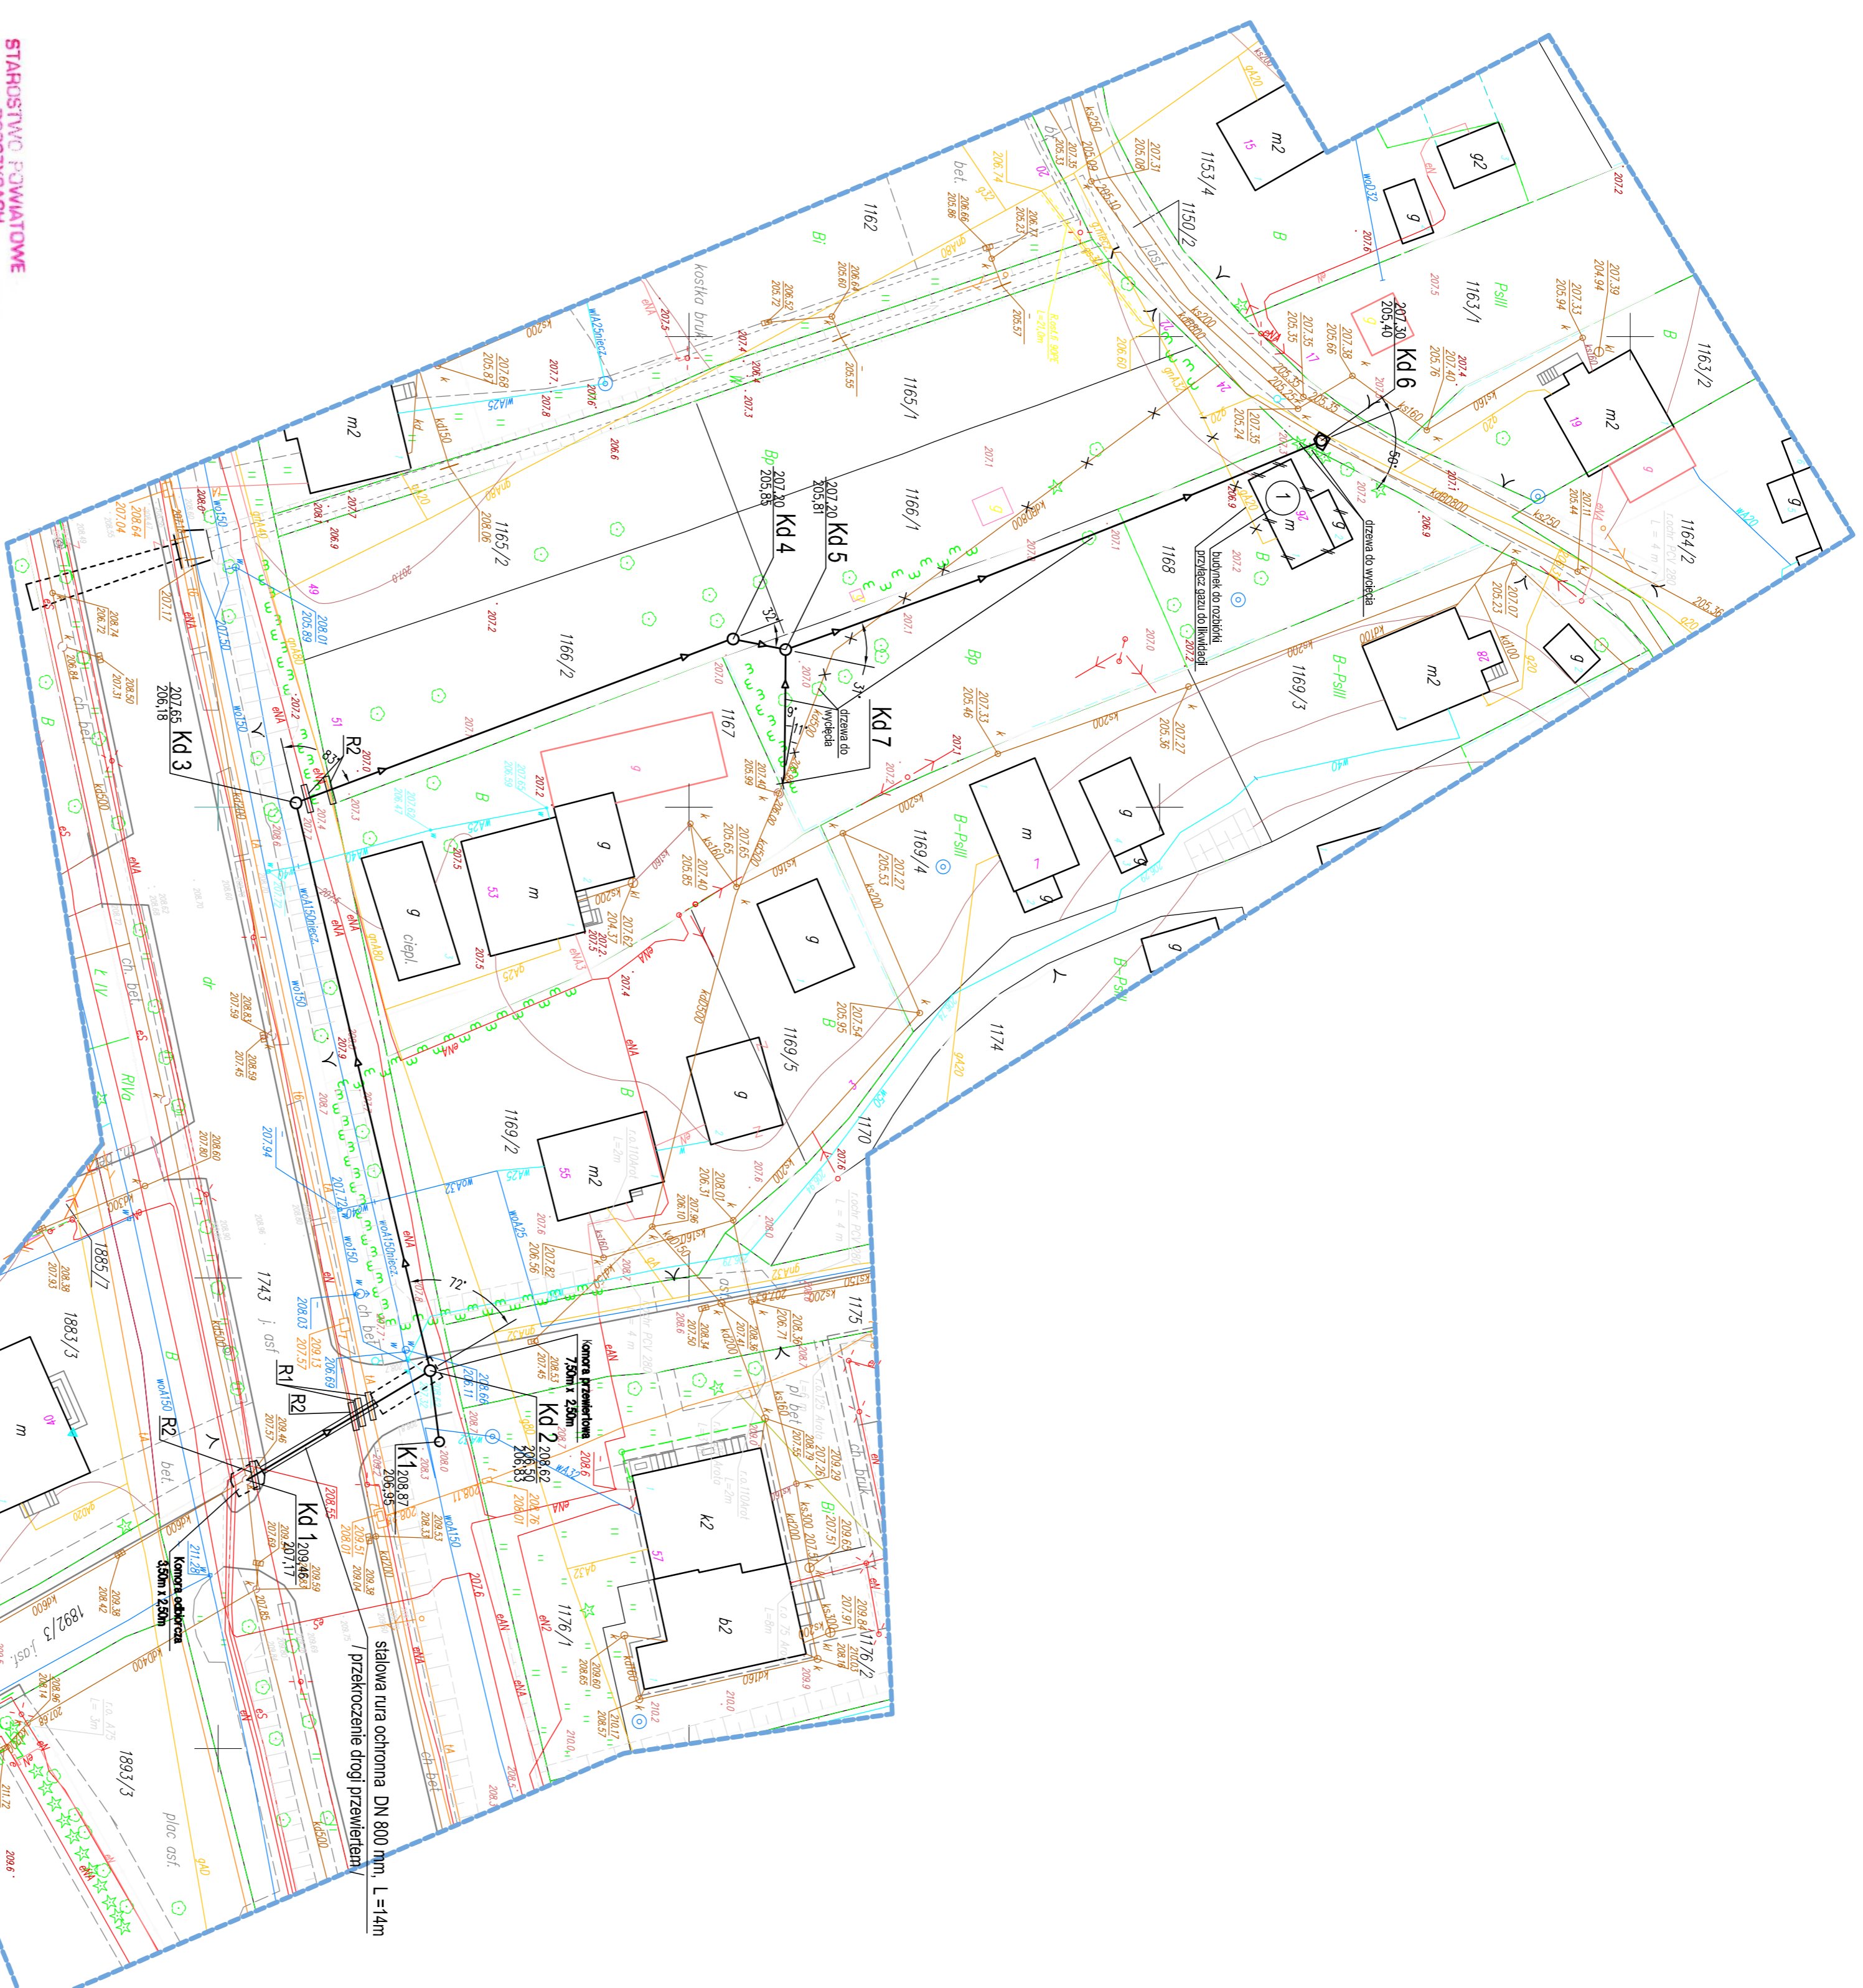

Podpisana sp. za treść projektu i za stan faktyczny w terenie jest geodezyjny i techniczny stan na dzień: 15.02.2014 r. Kontrola techniczna: mgr inż. Andrzej Pylak Kontrola merytoryczna: mgr inż. Andrzej Pylak	
Opis przedmiotu zamówienia: projekt i wykonanie sieci kanalizacyjnej wraz z budową studzienki i przyłączy do budynku.	STANOWISKO P-18-15.26-14.685
Data wykonania projektu: 24.02.2014 r.	27.03.2014
Imię i nazwisko: Andrzej Pylak	
Podpis: [Podpis]	

## PROJEKT ZAGOSPODAROWANIA TERENU

ZADANIE : BUDOWA KANALIZACJI DESZCZOWEJ OD ULICY SPORTOWEJ  
W ROPCZYCACH  
Adres inwestycji : Ropczyce, działki nr ew. 1150/2, 1188, 1169/1, 1169/2, 1143  
Obręb - Ropczyce, Jednostka ew. Ropczyce-Miasto

INWESTOR : GMINA ROPCZYCE  
Adres inwestora : ul. Miąsag 1, 39-100 Ropczyce

- LEGENDA:
- projektowana kanalizacja deszczowa
  - odc. Kd1 - Kd5 o długości 139,60 m.
  - odc. Kd5 - Kd6 o długości 61,50 m.
  - odc. Kd7 - Kd5 o długości 14,20 m.
  - odc. K1 - Kd2 o długości 7,60 m.
  - odcinek kanalizacji deszczowej do likwidacji
  - K1, Kd1 - Kd4 proj. studzienki kanalizacyjne ø1200mm
  - Kd5 - Kd6 proj. studzienki kanalizacyjne ø1500mm
  - proj. rura ochronna dzielona A160 PS1, L=3,0m
  - proj. rura ochronna dzielona A110 PS1, L=3,0m
  - isbn. budynek drewniany przeznaczony do rozbudowy (W-9 odrębnego zgłoszenia)

Temat: BUDOWA KANALIZACJI DESZCZOWEJ OD ULICY SPORTOWEJ W ROPCZYCACH	
Rodzaj dokumentacji: PROJEKT BUDOWLANY - WYKONAWCZY	
Adres: ROPCZYCE DZ. NR EW. 1150/2; 1188; 1169/1; 1169/2; 1143	Adres: GMINA ROPCZYCE
Investor: ul. Miąsag 1; 39-100 Ropczyce	Tytuł: PROJEKT ZAGOSPODAROWANIA TERENU
Projektant: mgr inż. Wacław TOBIASZ	Nr. opr.:
Opracował: techn. Jerzy Miśko	Podpis:
Nr projektu: 4/14	Nr projektu: PZ11
Skala: 1:500	Data: Marzec 2014r.